

REVIEWS	修訂	DATE	日期
△			
△			
△			

PROJECT	項目
---------	----


SHEET TITLE	圖紙名稱
-------------	------

原始结构图

設計	DESIGNED BY	
繪圖	DRAWN BY	
校對	CHECKED BY	
核定	APPROVED BY	

工程編號	PROJECT No.	
日期	ISSUE DATE	
設計編號	DESIGN No.	
比例	SCALE	1:70
圖號	DRAWING No.	PL-02

KEY PLAN	總平面
----------	-----

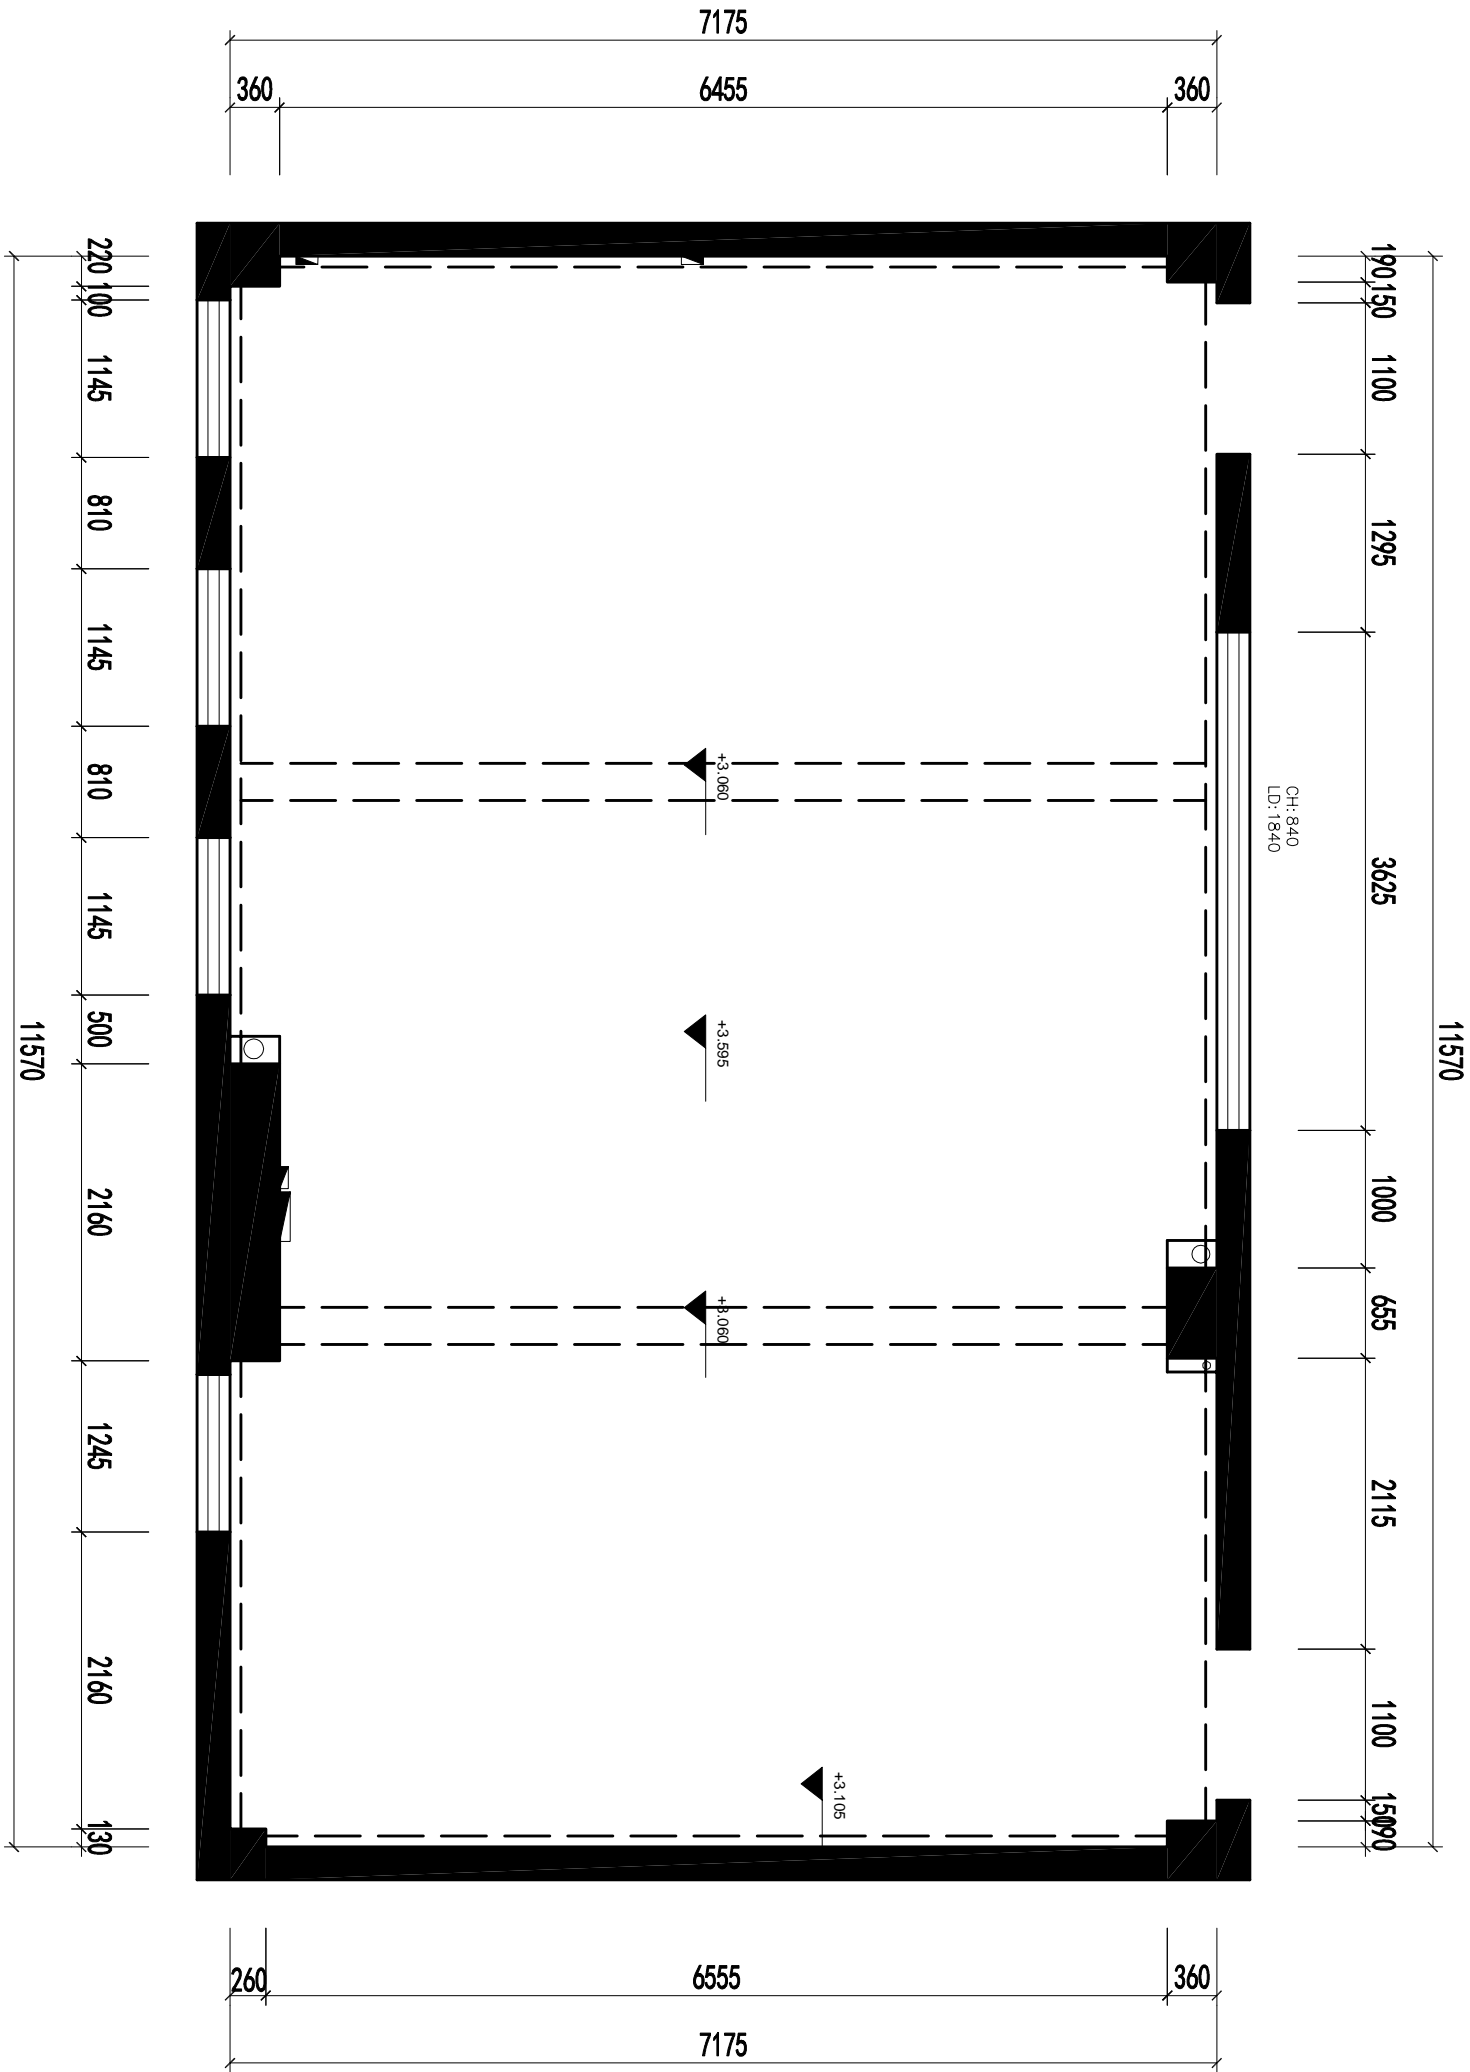

REVIEWS	修打	DATE	日期
△			
△			
△			


PROJECT	项目
---------	----

SHEET TITLE	图纸名稱
平面布置图	

設計	DESIGNED BY	
繪圖	DRAWN BY	
校對	CHECKED BY	
核定	APPROVED BY	

工程編號	PROJECT No.	
日期	ISSUE DATE	
設計編號	DESIGN No.	
比例	SCALE	1:70
圖號	DRAWING No.	PL-02

KEY PLAN	總平面
----------	-----

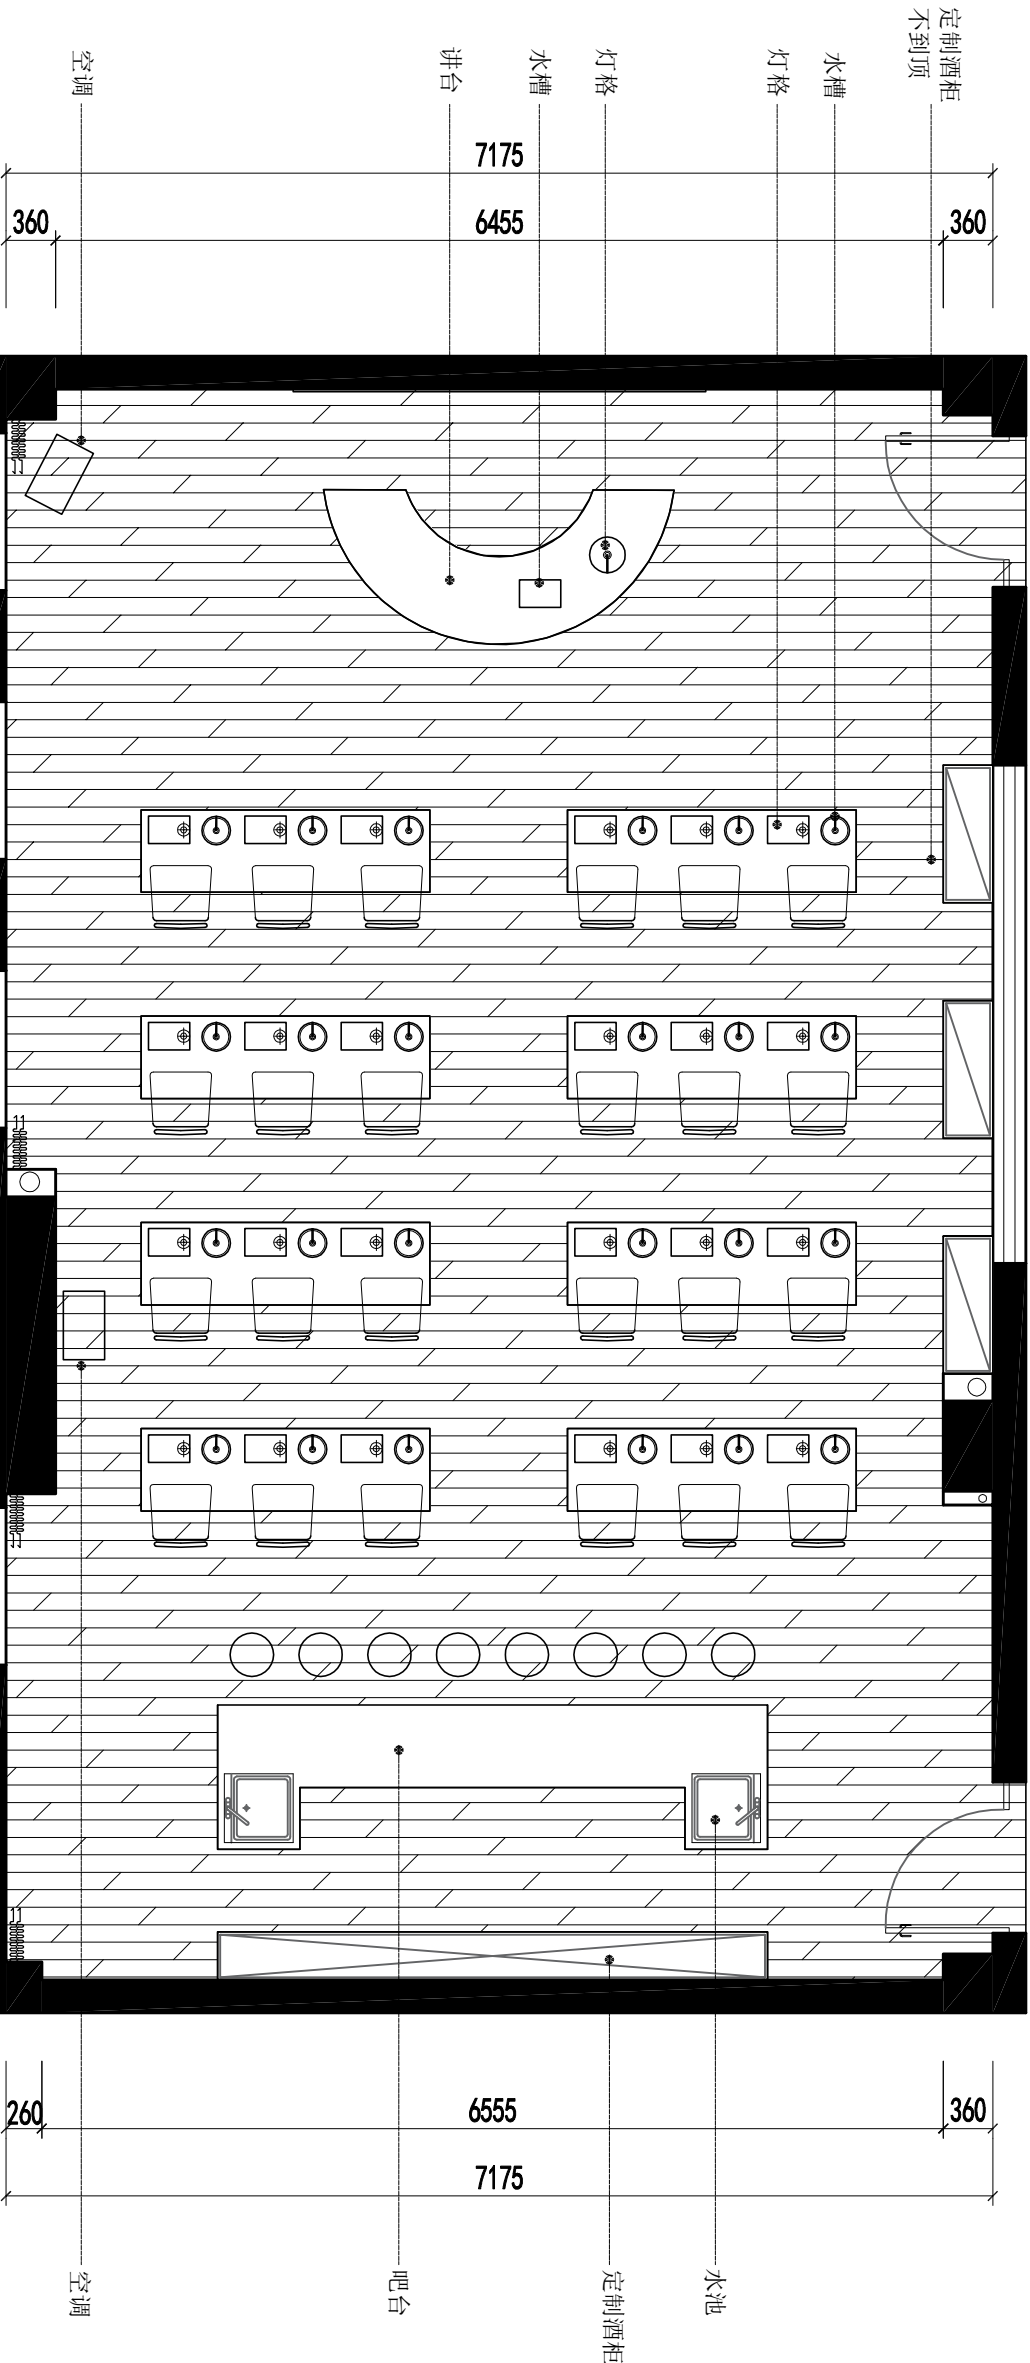

REVIEWS	修訂	DATE	日期
△			
△			
△			

PROJECT	項目


SHEET TITLE	圖紙名稱
地面铺装图	

設計	DESIGNED BY	
繪圖	DRAWN BY	
校對	CHECKED BY	
核定	APPROVED BY	

工程編號	PROJECT No.	
日期	ISSUE DATE	
設計編號	DESIGN No.	
比例	SCALE	1:70
圖號	DRAWING No.	PL-02

KEY PLAN	總平面
----------	-----

木纹砖正铺
面积: 83m²

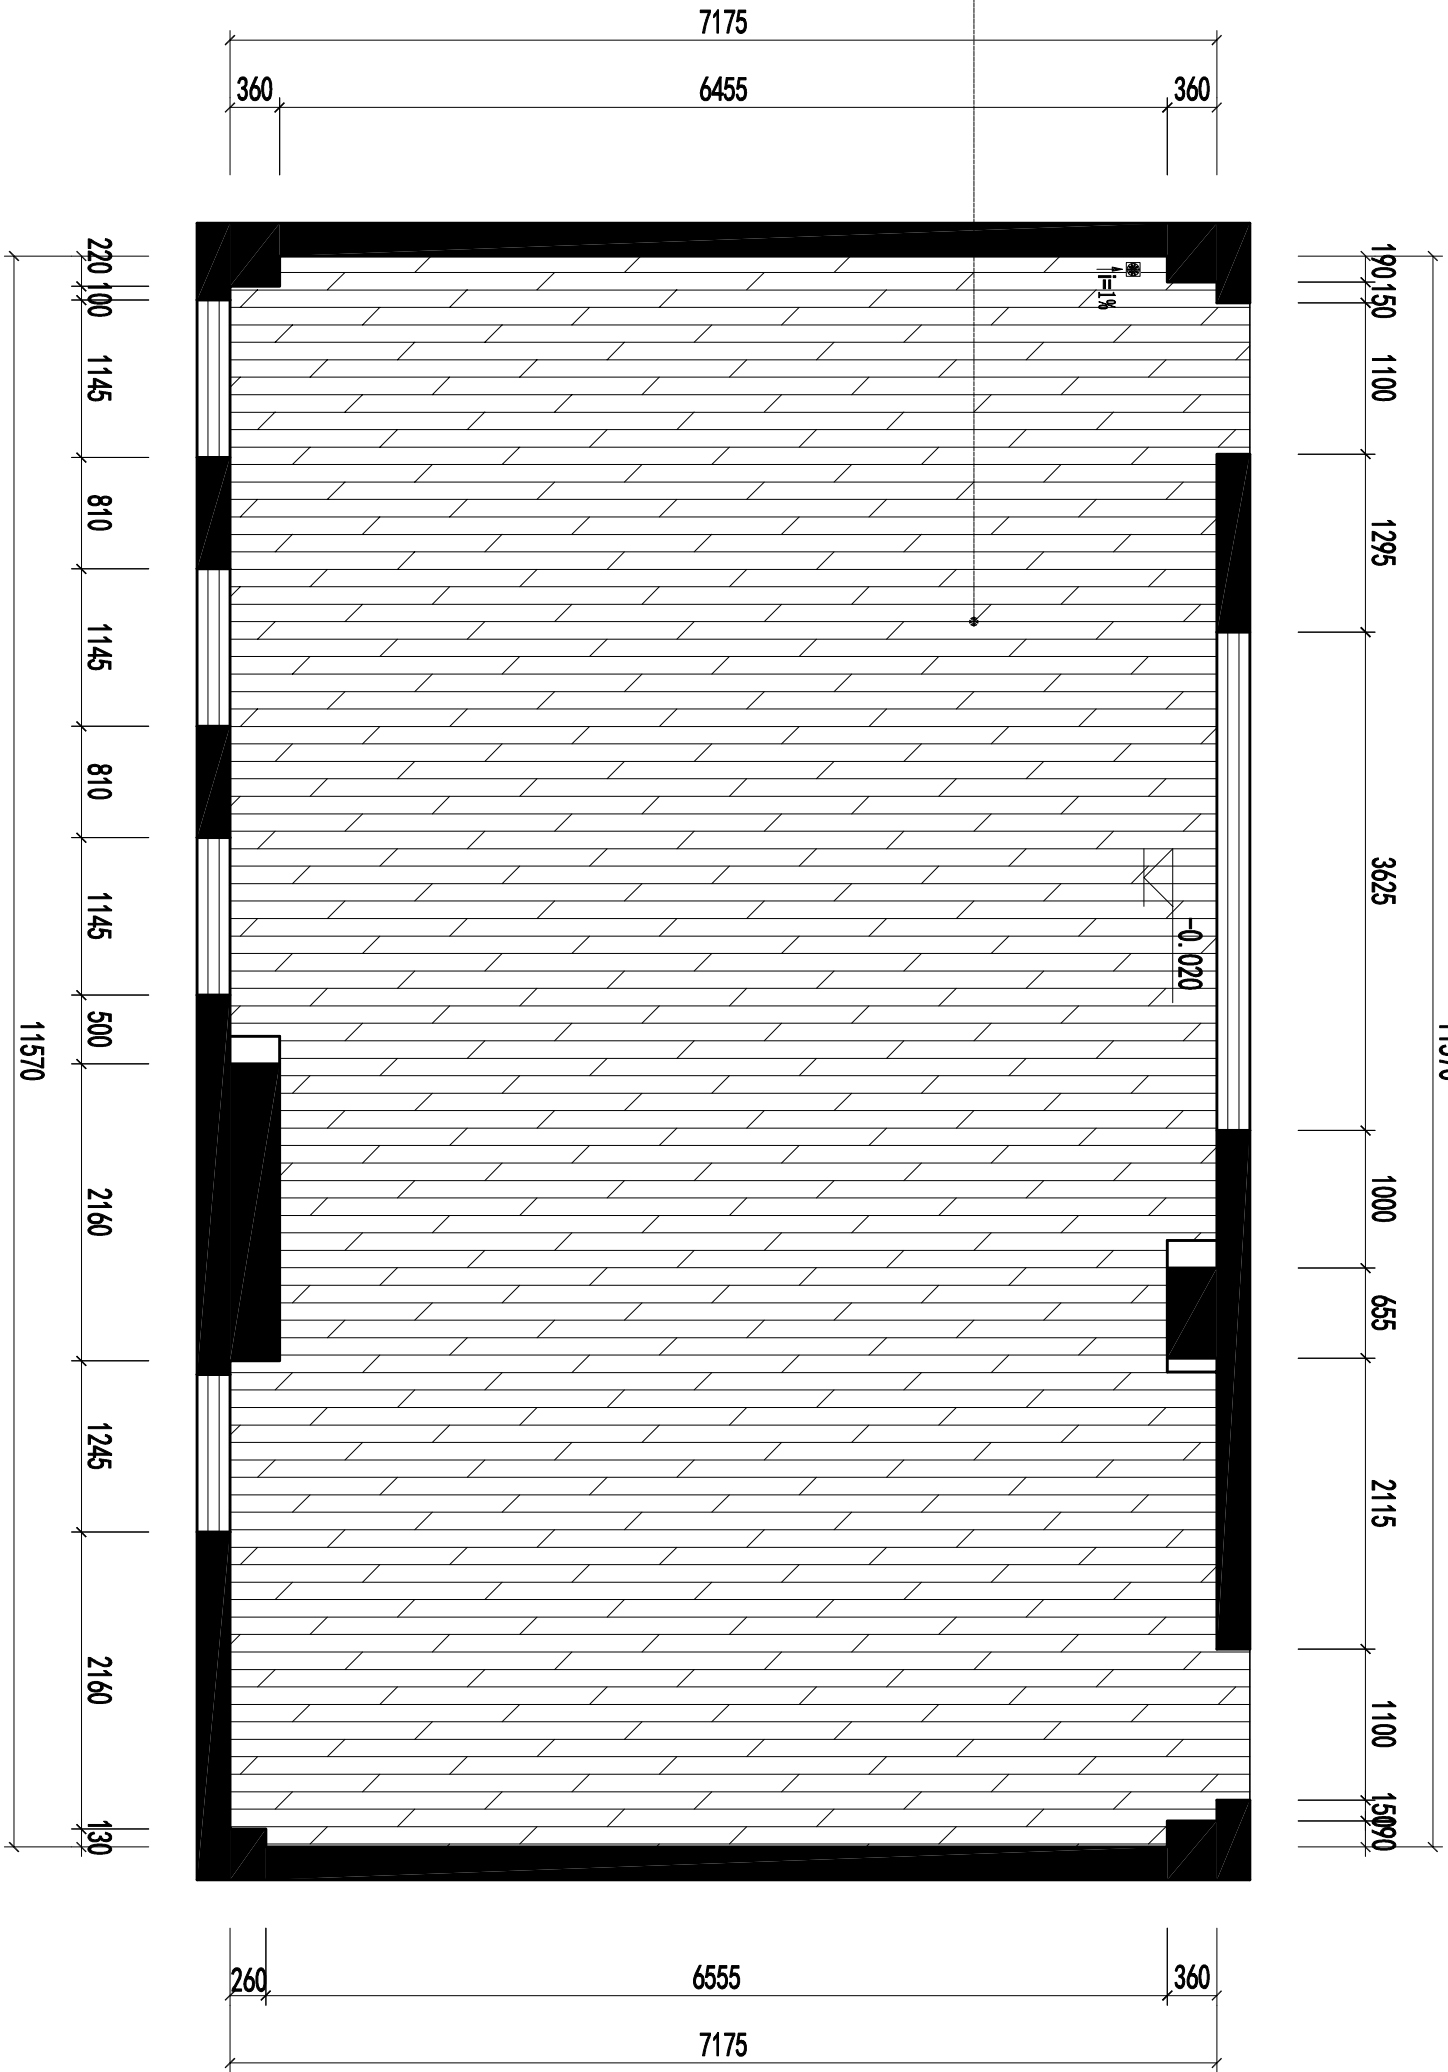

REVIEWS	修打	DATE	日期
△			
△			
△			


PROJECT	项目

SHEET TITLE	图纸名稱
天花布置图	

设计	DESIGNED BY	
繪圖	DRAWN BY	
校對	CHECKED BY	
核定	APPROVED BY	

工程編號	PROJECT No.	
日期	ISSUE DATE	
設計編號	DESIGN No.	
比例	SCALE	1:70
圖號	DRAWING No.	PL-02

KEY PLAN	總平面
----------	-----

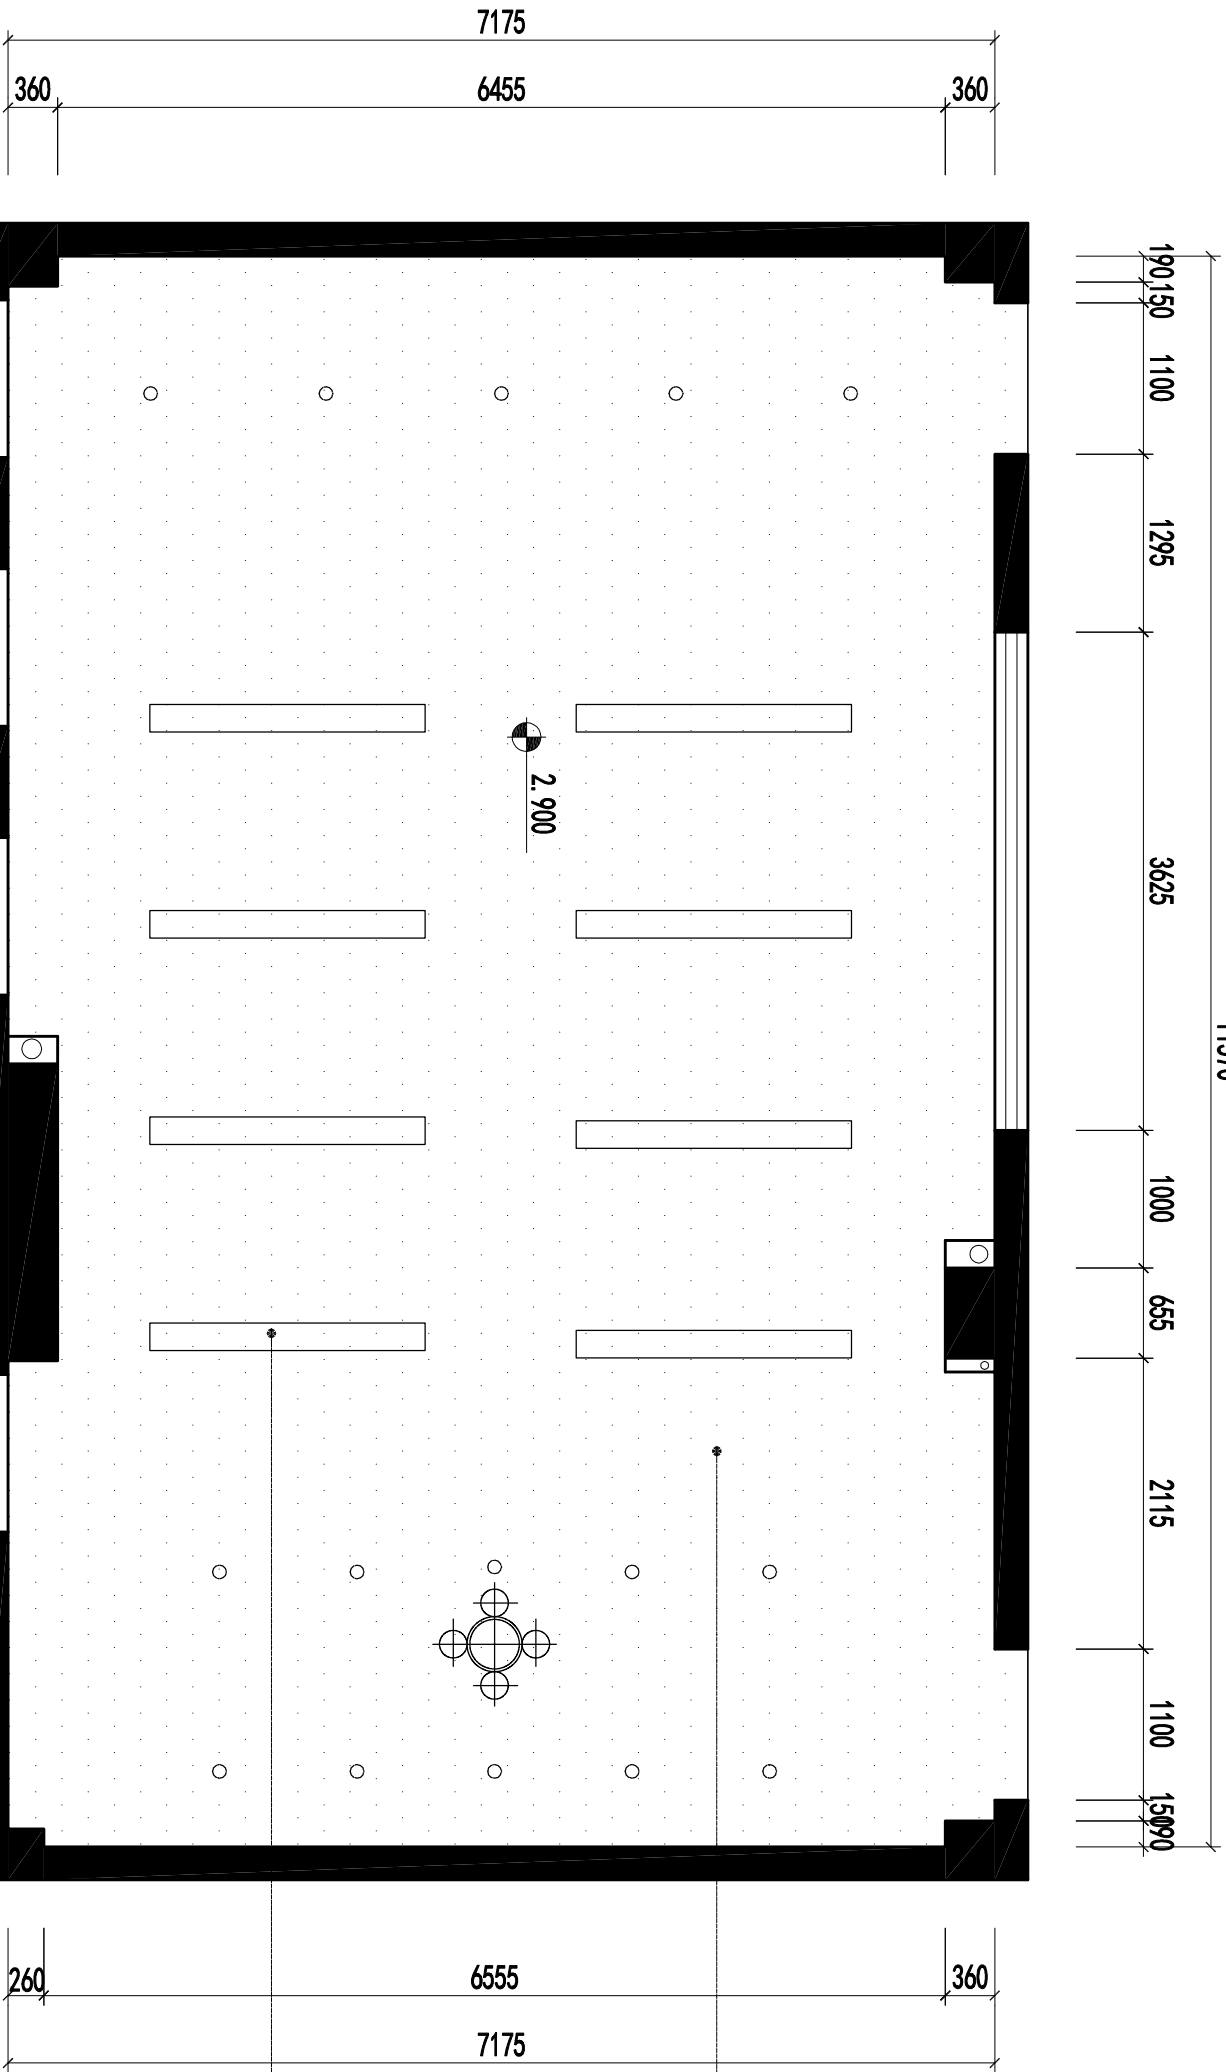

REVIEWS	修打	DATE	日期
△			
△			
△			
△			

PROJECT	项目
---------	----


SHEET TITLE	图纸名稱
强电布置图	

设计 DESIGNED BY	
繪圖 DRAWN BY	
校對 CHECKED BY	
核定 APPROVED BY	

工程編號 PROJECT No.	
日期 ISSUE DATE	
設計編號 DESIGN No.	
比例 SCALE	1:70
圖號 DRAWING No.	PL-02

KEY PLAN	總平面
----------	-----

--

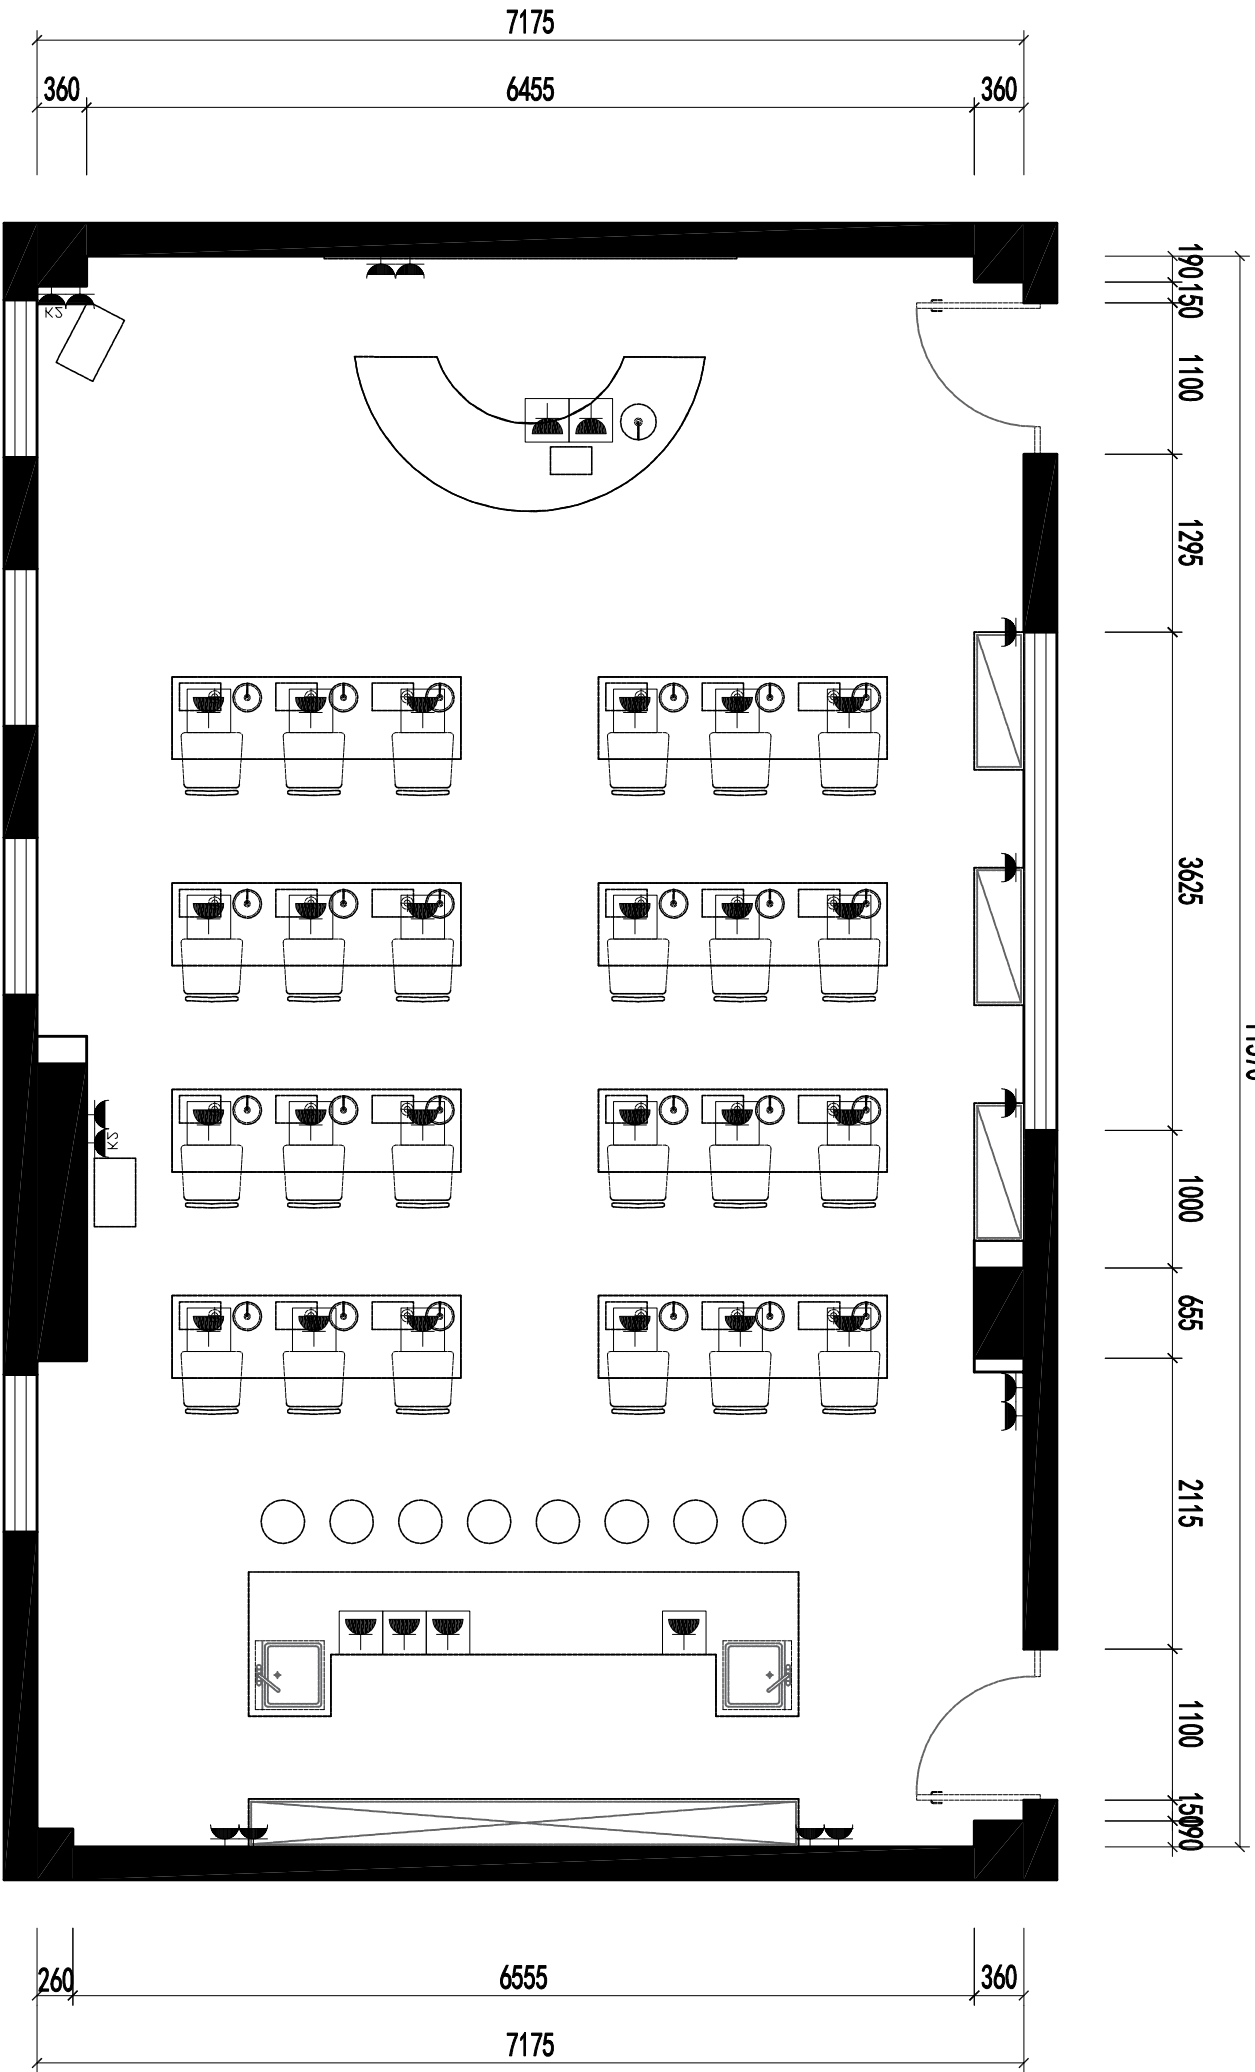

	地 插	距离地面高度0mm
	柜机空调	距离地面高度350mm
	普通插座	距离地面高度350mm

REVIEWS	修訂	DATE	日期
△			
△			
△			


PROJECT	項目
---------	----

SHEET TITLE	圖紙名稱
水路示意图	

設計	DESIGNED BY	
繪圖	DRAWN BY	
校對	CHECKED BY	
核定	APPROVED BY	

工程編號	PROJECT No.	
日期	ISSUE DATE	
設計編號	DESIGN No.	
比例	SCALE	1:70
圖號	DRAWING No.	PL-02

KEY PLAN	總平面
----------	-----

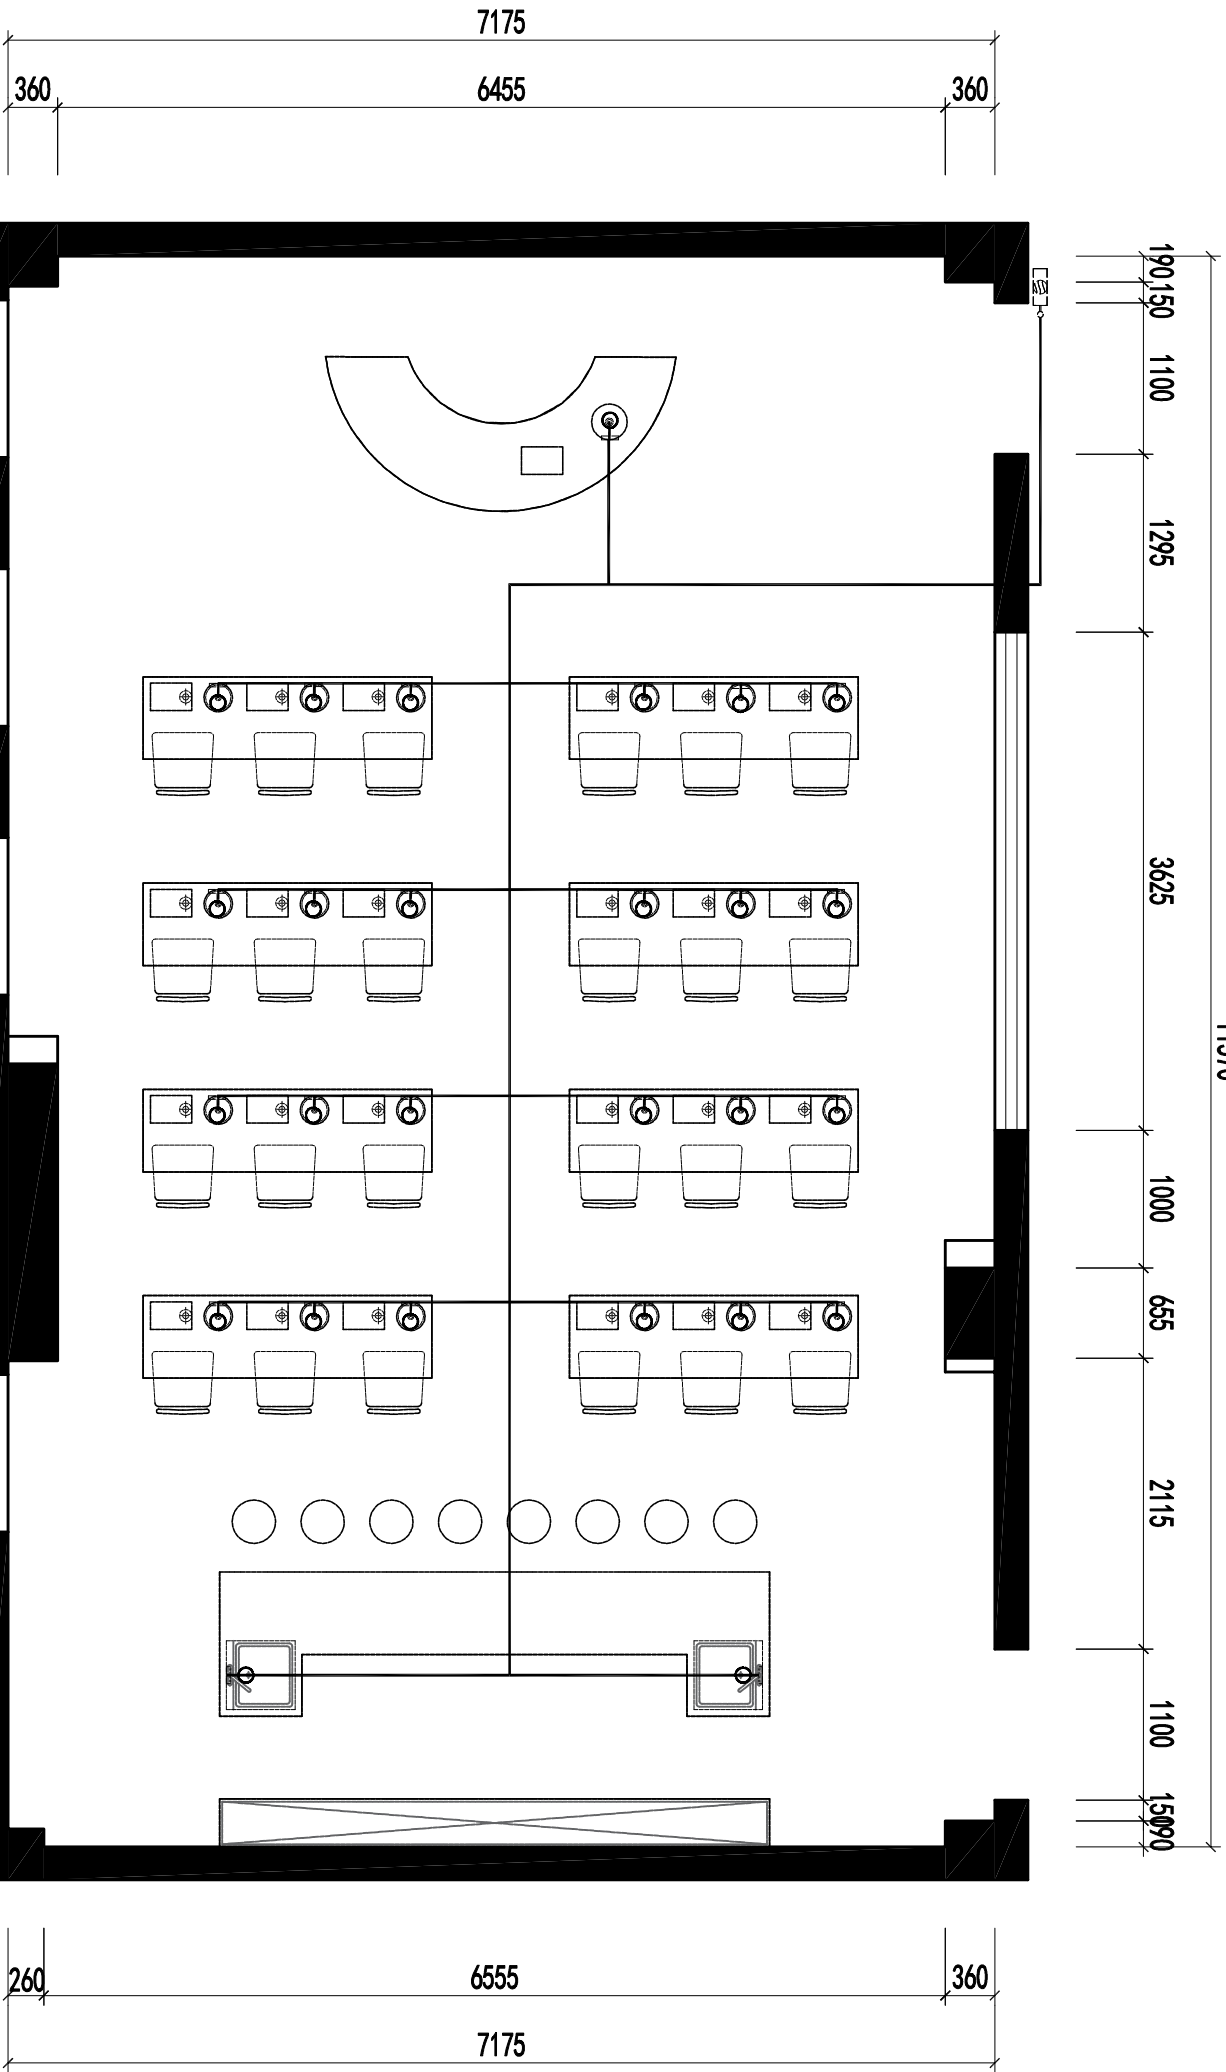

水 表	水 表
冷水出水口	冷水出水口

REVIEWS	修打	DATE	日期
△			
△			
△			


PROJECT	项目
---------	----

SHEET TITLE	图纸名稱
弱电布置图	

设计	DESIGNED BY	
繪圖	DRAWN BY	
校對	CHECKED BY	
核定	APPROVED BY	

工程編號	PROJECT No.	
日期	ISSUE DATE	
設計編號	DESIGN No.	
比例	SCALE	1:70
圖號	DRAWING No.	PL-02

KEY PLAN	總平面
----------	-----

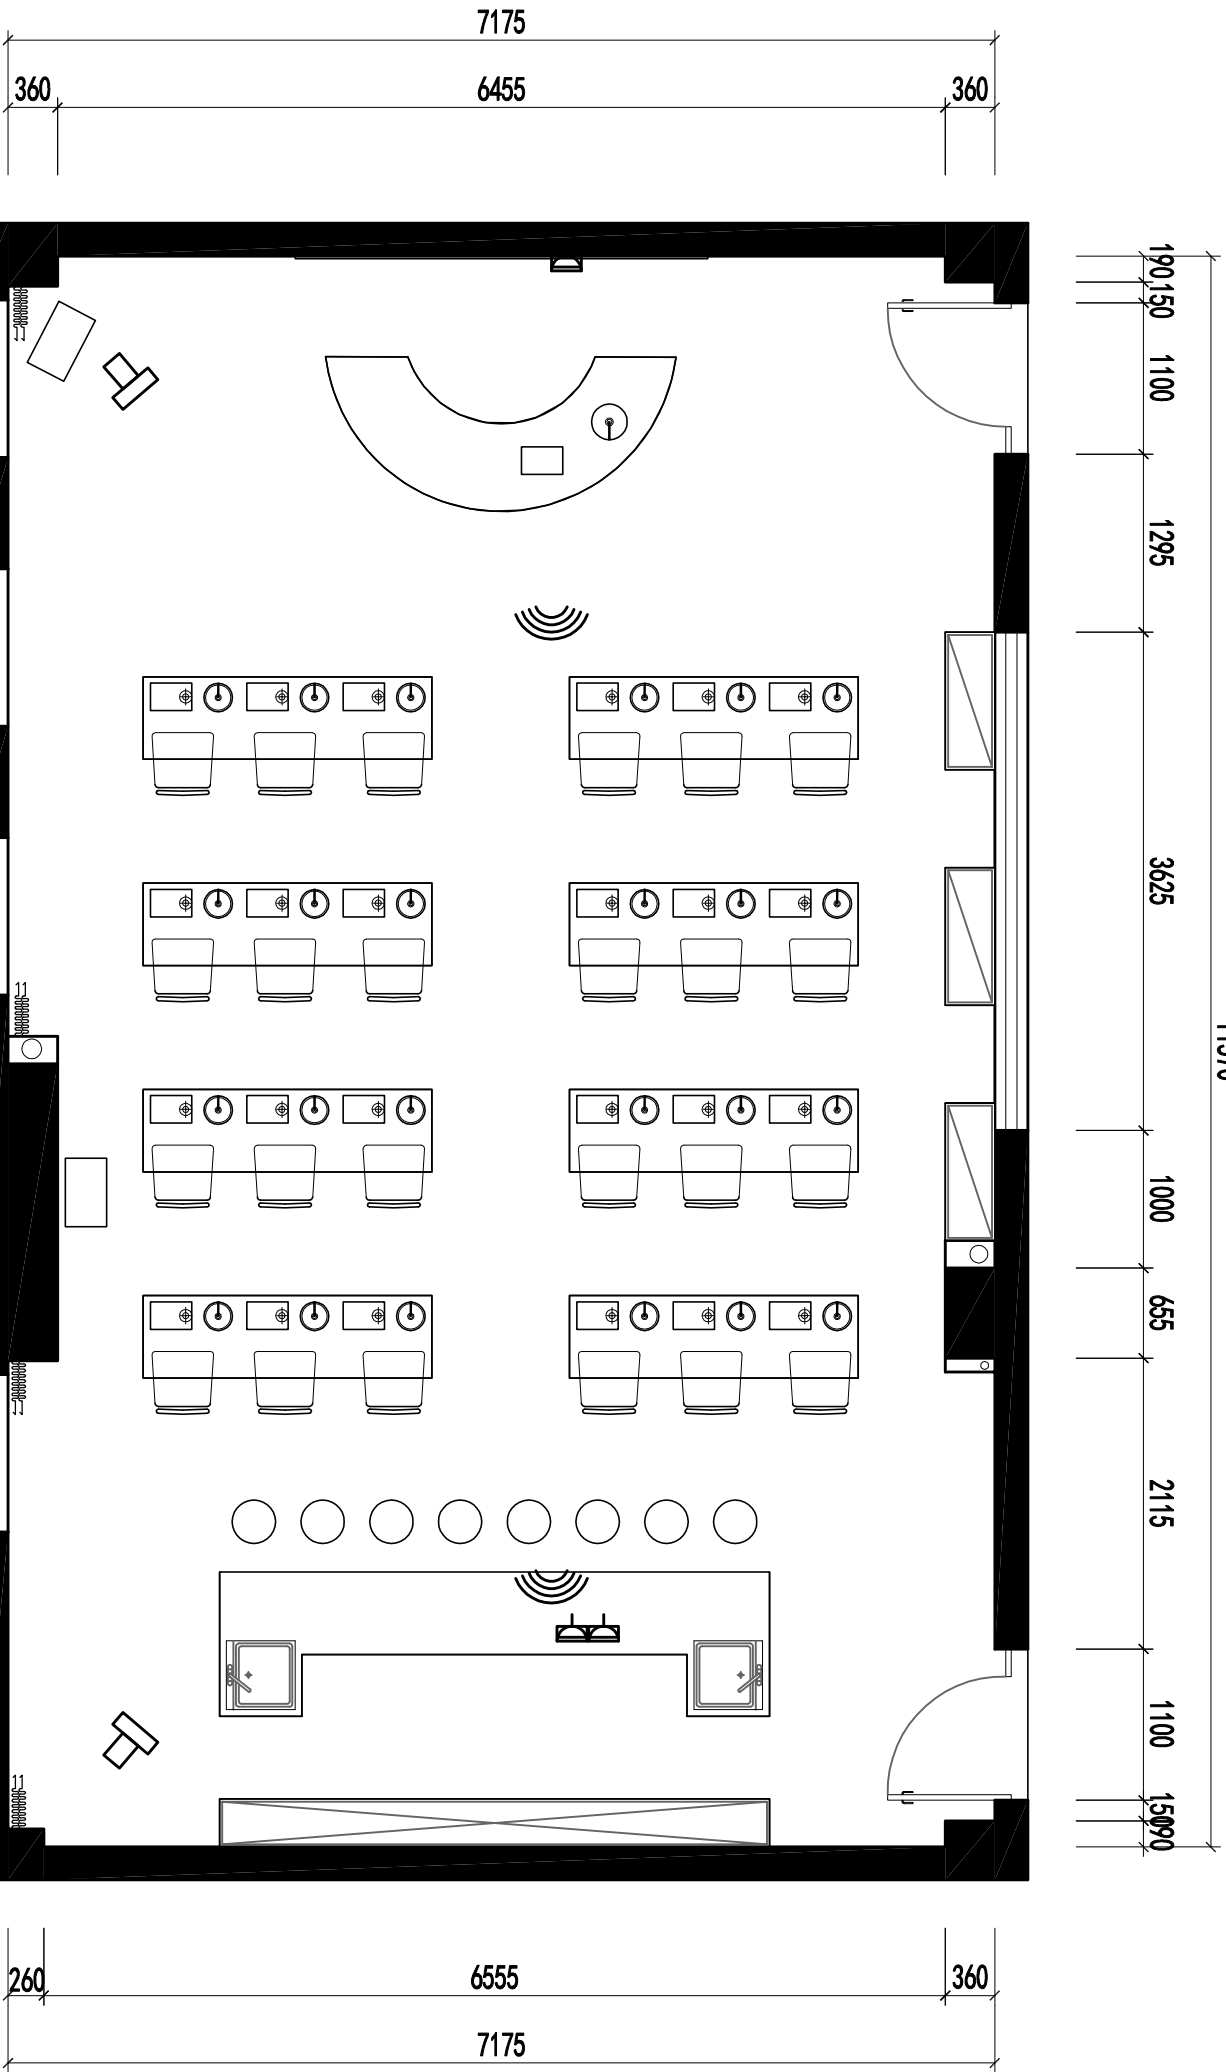

	監 控	
	WiFi增強	
	普通插座	